

江苏索普工程科技有限公司

设计修改变更单

NO: 水变01

工程名称: 镇江海纳川物流产业发展有限责任公司雨污收集体系升级改造项目


工程代号: 202205-02

专业: 给排水

主项号	/	主项名称	码头
工段或单体名称	化工码头雨水收集放大平面图	图号	水施-03

因业主要求, 出具以下给排水(消防)变更:

原设计码头面栈桥下设计雨水横支管收集码头面两侧雨水口的排水, 现变更为单侧排水, 具体见变更附图:

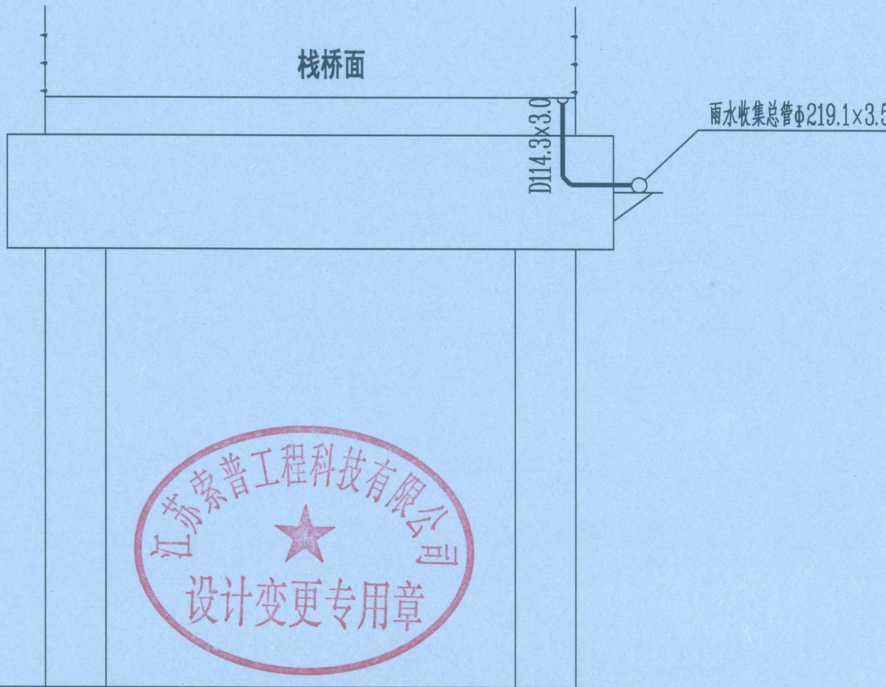

栈桥管道剖面图 1: 100

修改人:

史杭俊

2024年8月7日

专业负责人:

年 月 日

项目负责人:

年 月 日

接收单位代表:

年 月 日